


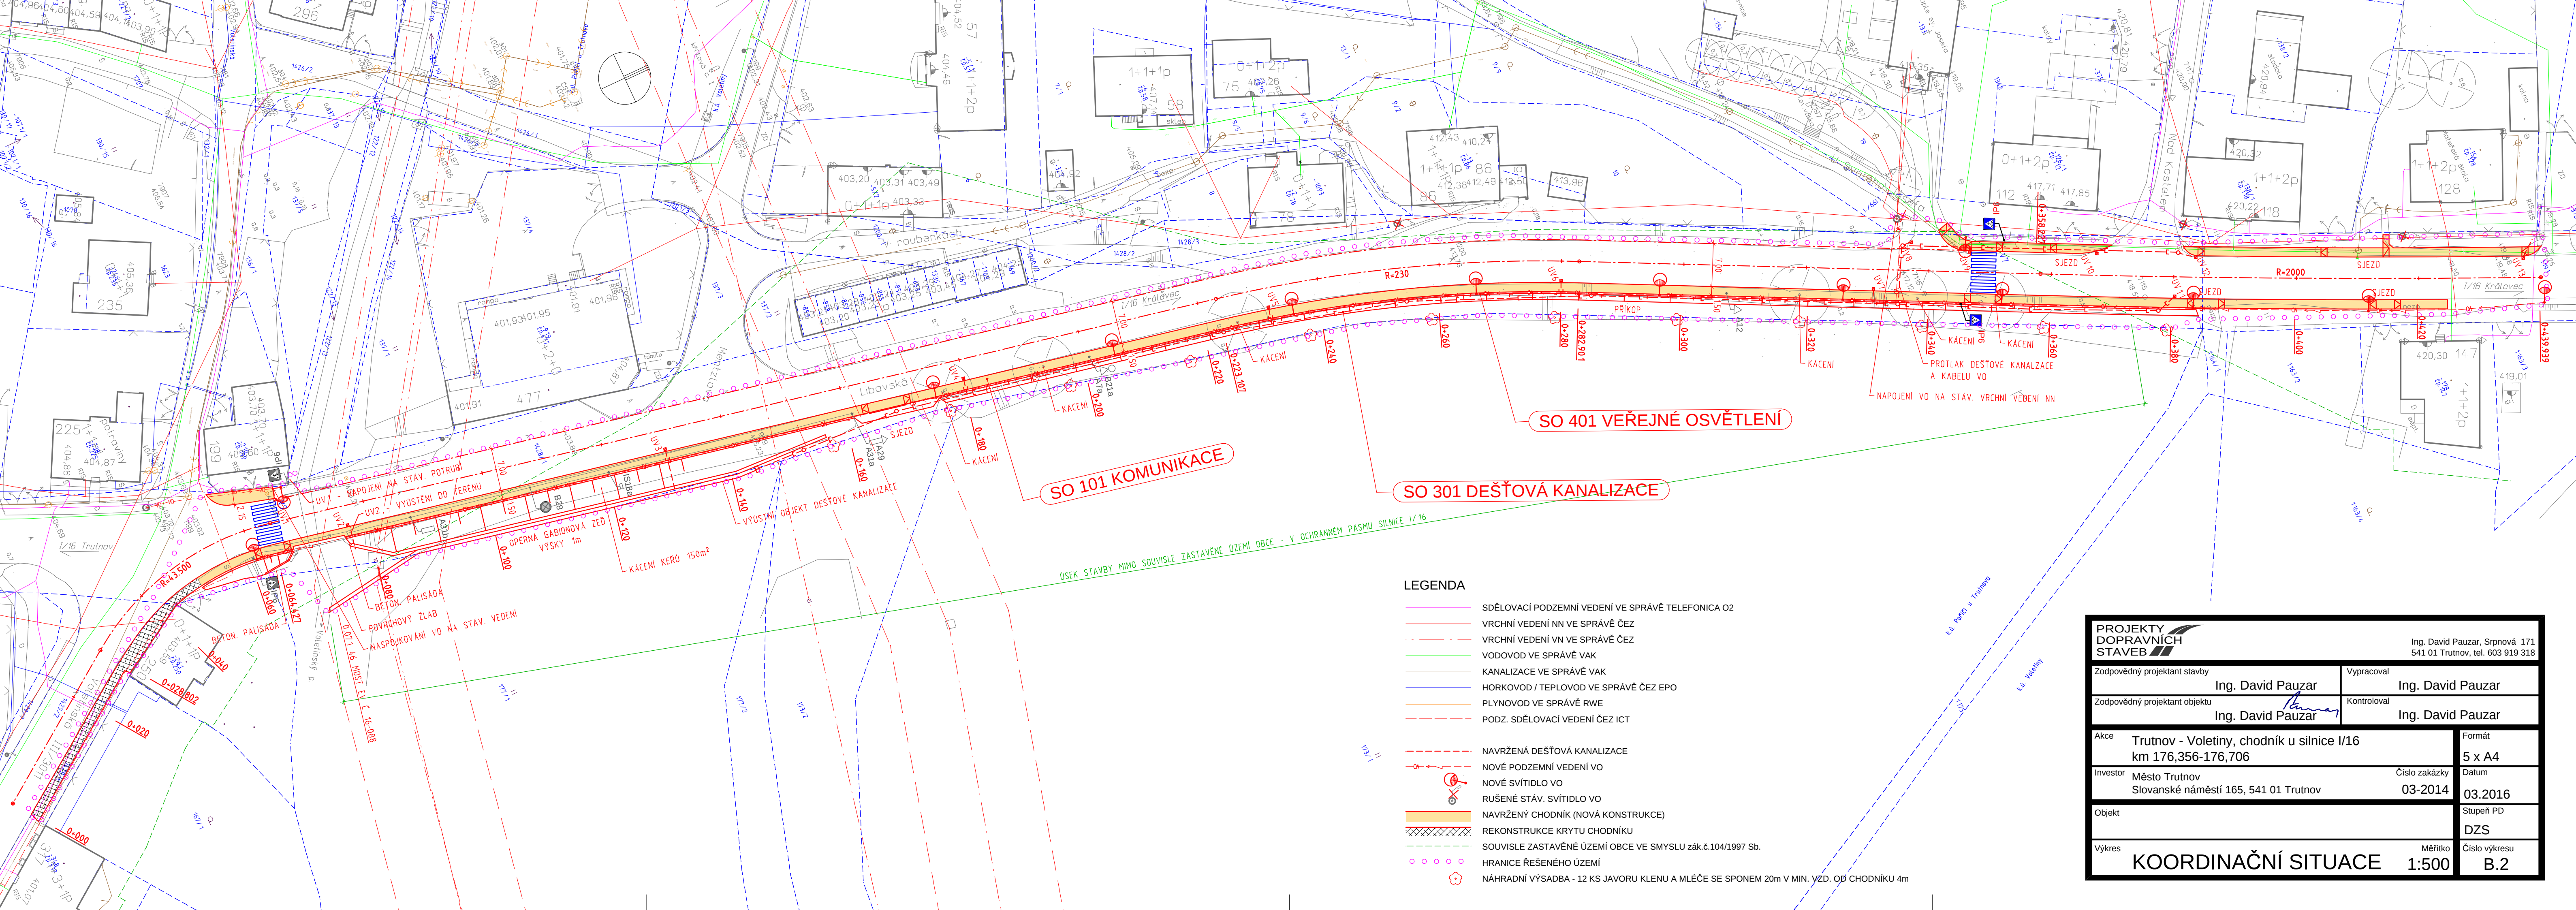

LEGENDA

- SDĚLOVACÍ PODZEMNÍ VEDENÍ VE SPRÁVĚ TELEFONICA O2
- VRCHNÍ VEDENÍ NN VE SPRÁVĚ ČEZ
- VRCHNÍ VEDENÍ VN VE SPRÁVĚ ČEZ
- VODOVOD VE SPRÁVĚ VAK
- KANALIZACE VE SPRÁVĚ VAK
- HORKOVOD / TEPLOVOD VE SPRÁVĚ ČEZ EPO
- PLYNOVOD VE SPRÁVĚ RWE
- PODZ. SDĚLOVACÍ VEDENÍ ČEZ ICT
- NAVRŽENÁ DEŠŤOVÁ KANALIZACE
- NOVÉ PODZEMNÍ VEDENÍ VO
- NOVÉ SVÍTIDLO VO
- RUŠENÉ STÁV. SVÍTIDLO VO
- NAVRŽENÝ CHODNÍK (NOVÁ KONSTRUKCE)
- REKONSTRUKCE KRYTU CHODNÍKU
- SOUVISLE ZASTAVĚNÉ ÚZEMÍ OBCE VE SMYSLU zák.č.104/1997 Sb.
- HRANICE ŘEŠENÉHO ÚZEMÍ
- NÁHRADNÍ VÝSADBA - 12 KS JAVORU KLENU A MLÉČE SE SPONEM 20m V MIN. VZD. OD CHODNÍKU 4m

PROJEKTY DOPRAVNÍCH STAVEB		Ing. David Pauzar, Srpnová 171 541 01 Trutnov, tel. 603 919 318	
Zodpovědný projektant stavby		Ing. David Pauzar	Ing. David Pauzar
Zodpovědný projektant objektu		Ing. David Pauzar	Ing. David Pauzar
Akce		Trutnov - Voletiny, chodník u silnice I/16 km 176,356-176,706	Formát 5 x A4
Investor		Město Trutnov Slovanské náměstí 165, 541 01 Trutnov	Číslo zakázky 03-2014 Datum 03.2016
Objekt			Stupeň PD DZS
Výkres		KOORDINAČNÍ SITUACE	Měřítko 1:500 Číslo výkresu B.2